 
 
 
 

 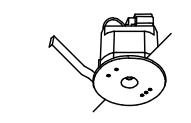

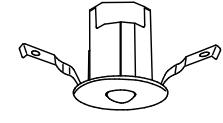



(A) 48台 昼白色・6,600lm (劳)事務室1x40 (劳)事務室2x8	(B) 10台 昼白色・4,600lm (劳)通路2x10	(C) 12台 昼白色・3,880m (劳)書庫x6 (劳)会計機器室x6	(D) 8台 昼白色・5,040lm (劳)倉庫x2、(劳)調室x4 (劳)女子更衣室x2	(E) 2台 昼白色・6,680lm (劳)通路1x1 (劳)通路3x1	明るさセンサ7台 (劳)事務室1x6 (劳)事務室2x1	設定リモコン 1台
LEDベースライト コンフォート15 ルーバー付 調光タイプ	LEDベースライト コンフォート15 ルーバー付 調光タイプ	LEDベースライト 40形	LEDベースライト 40形	LEDベースライト 40形	DS 1-A	セパレートセルコン用 設定・操作兼用液晶リモコン
						 リモコンホルダ同梱
人感センサ(親)4台 (劳)書庫x1、(劳)倉庫x1 (劳)会計機器室x1、(劳)女子更衣室x1	人感センサ(子)4台 (劳)書庫x2、(劳)倉庫x1 (劳)会計機器室x1		(a) 18台 ハロゲン電球50形相当 (劳)事務室1x8、(劳)事務室2x2、(劳)倉庫x1、(劳)会計機器室x2 (劳)通路1x1、(劳)通路2x1、(劳)通路3x1、(劳)調室x1、(劳)女子更衣室x1			
DS 1-N 親	DS 1-N 子		LED非常用照明器具 専用形 (電源別置型) K0-LRS11-D10			

原設計図 調整者	工事名 金沢労働基準監督署専用部 照明LED化工事	1 E
	図面内容 改修図 照明器具図面	
	縮尺 No Scale	

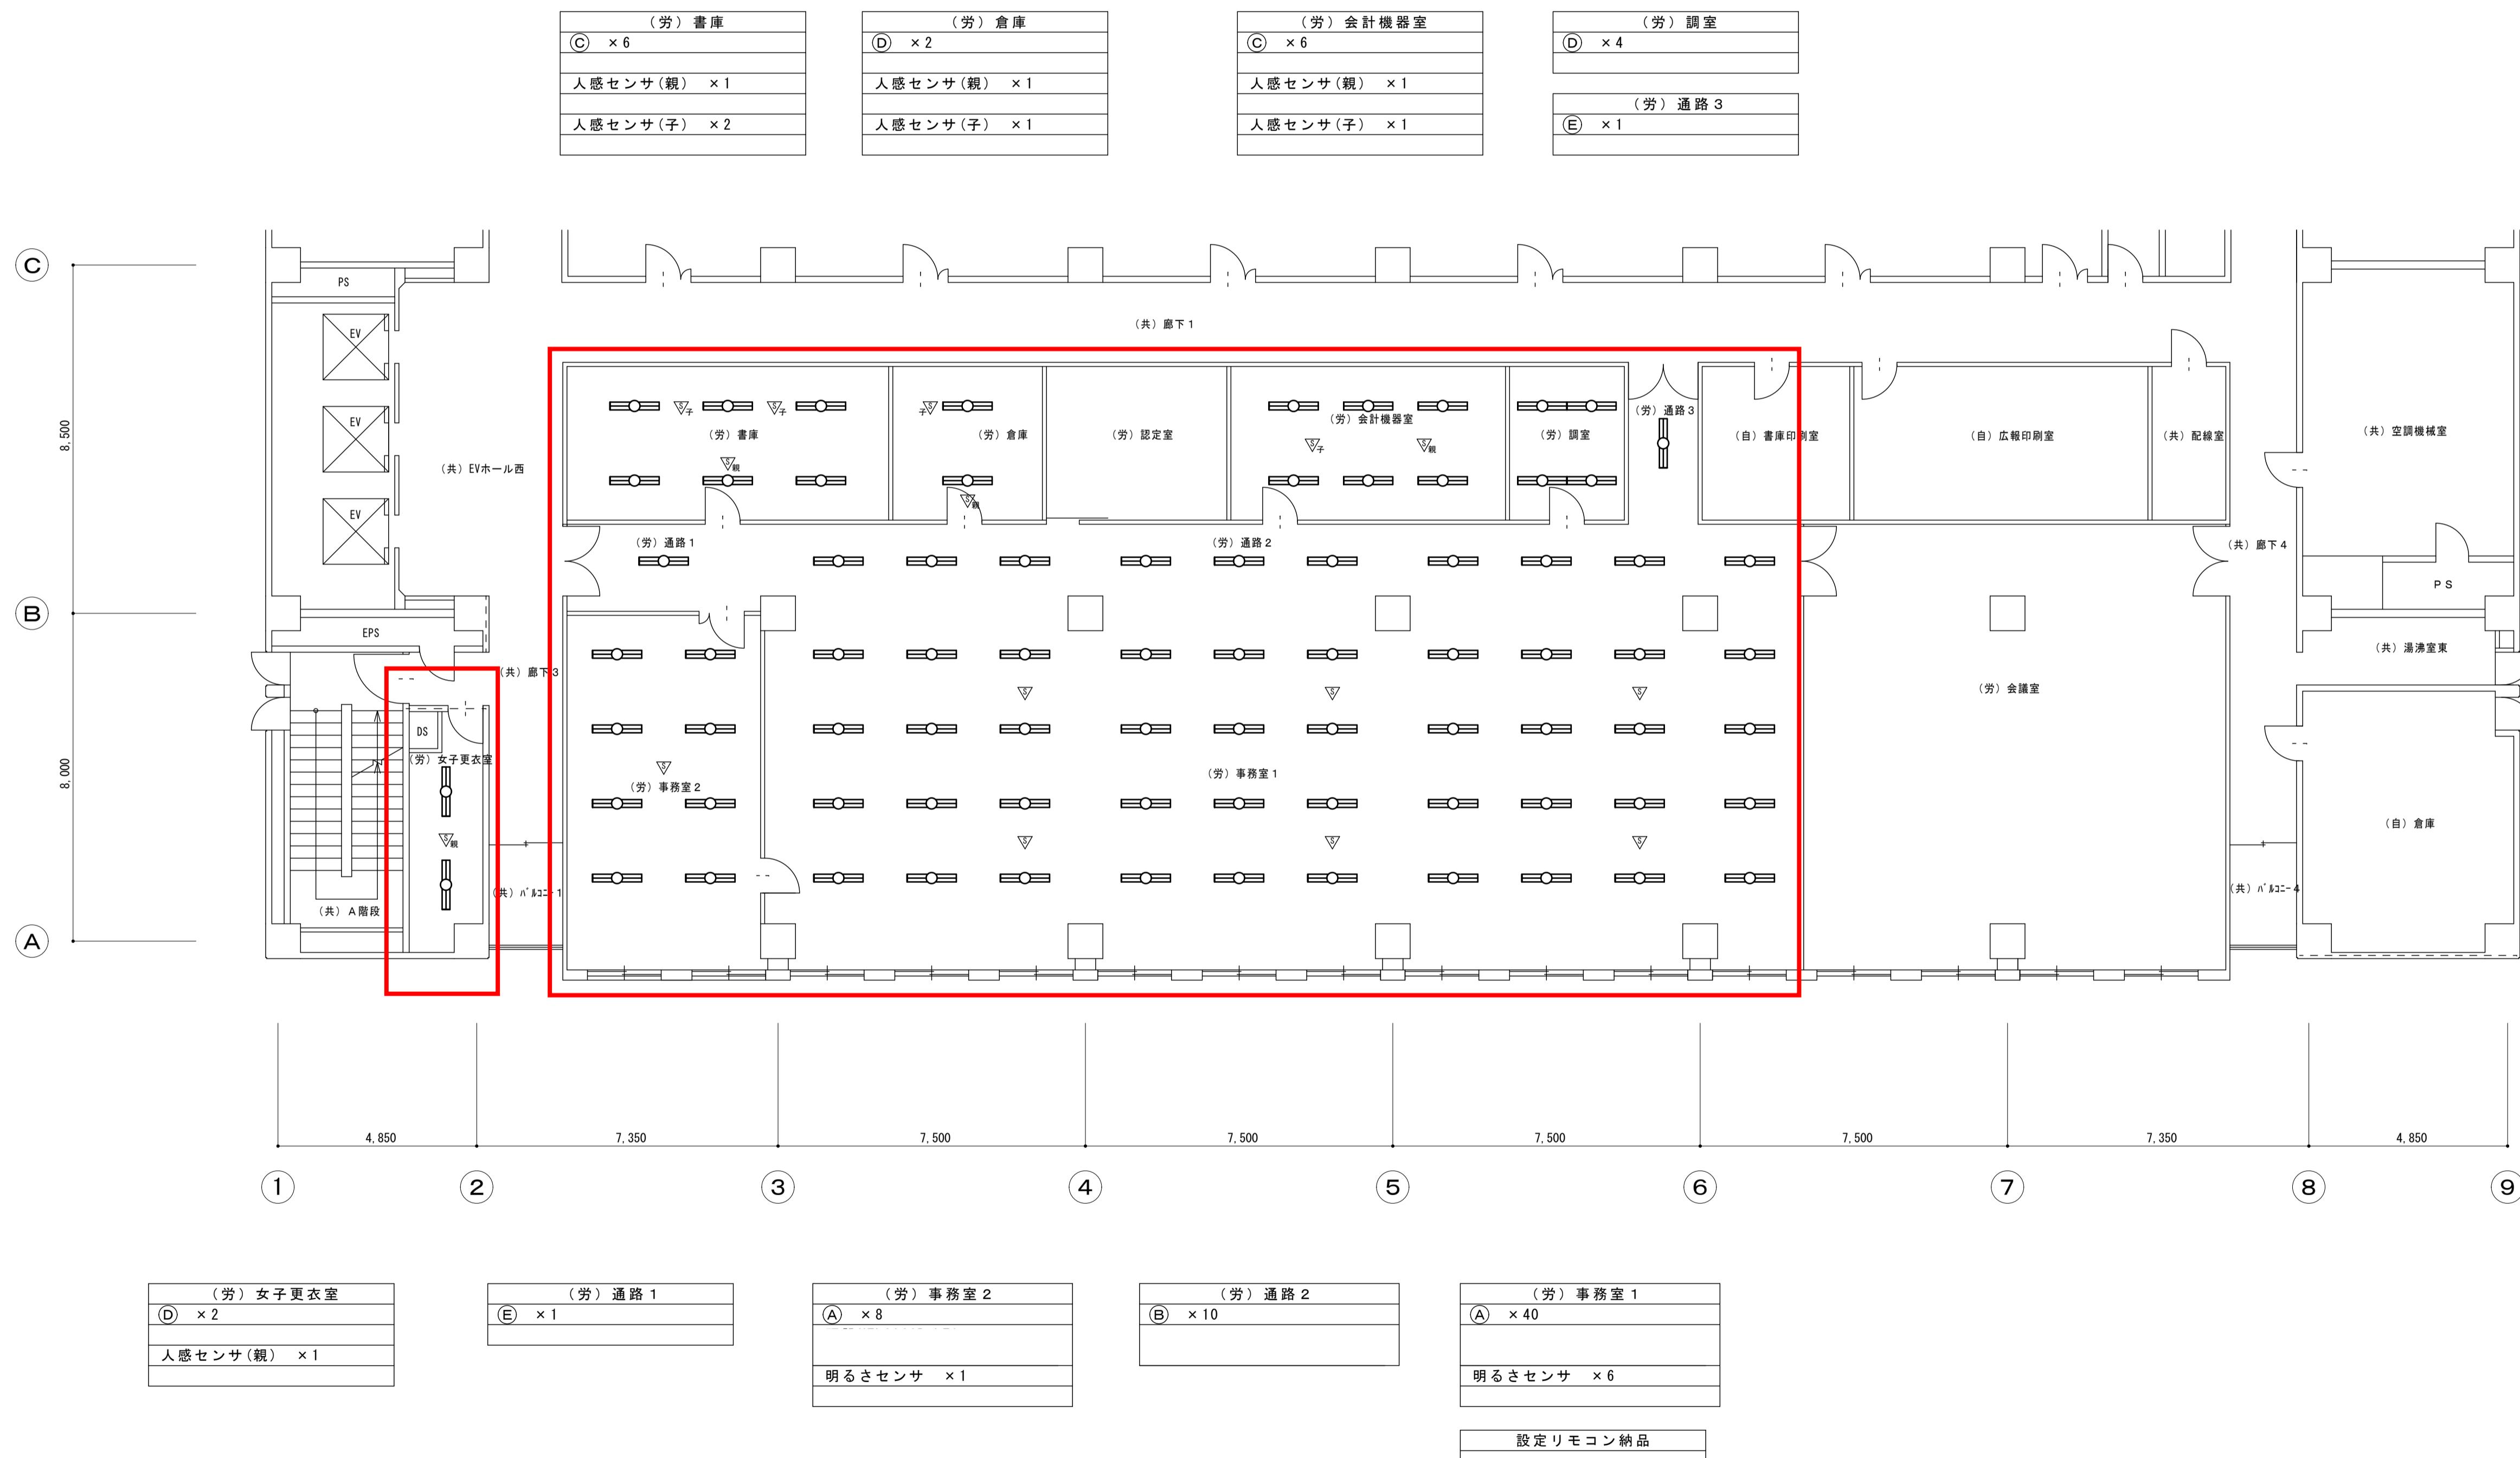

赤枠内を施工範囲とする。

原設計図 調整者	工事名	金沢労働基準監督署 専用部 照明LED化工事	図面番号 E
	固面内容	改修図 電灯設備(照明)ゾロット図	
	調整者	A1 1/100 A3 1/200	

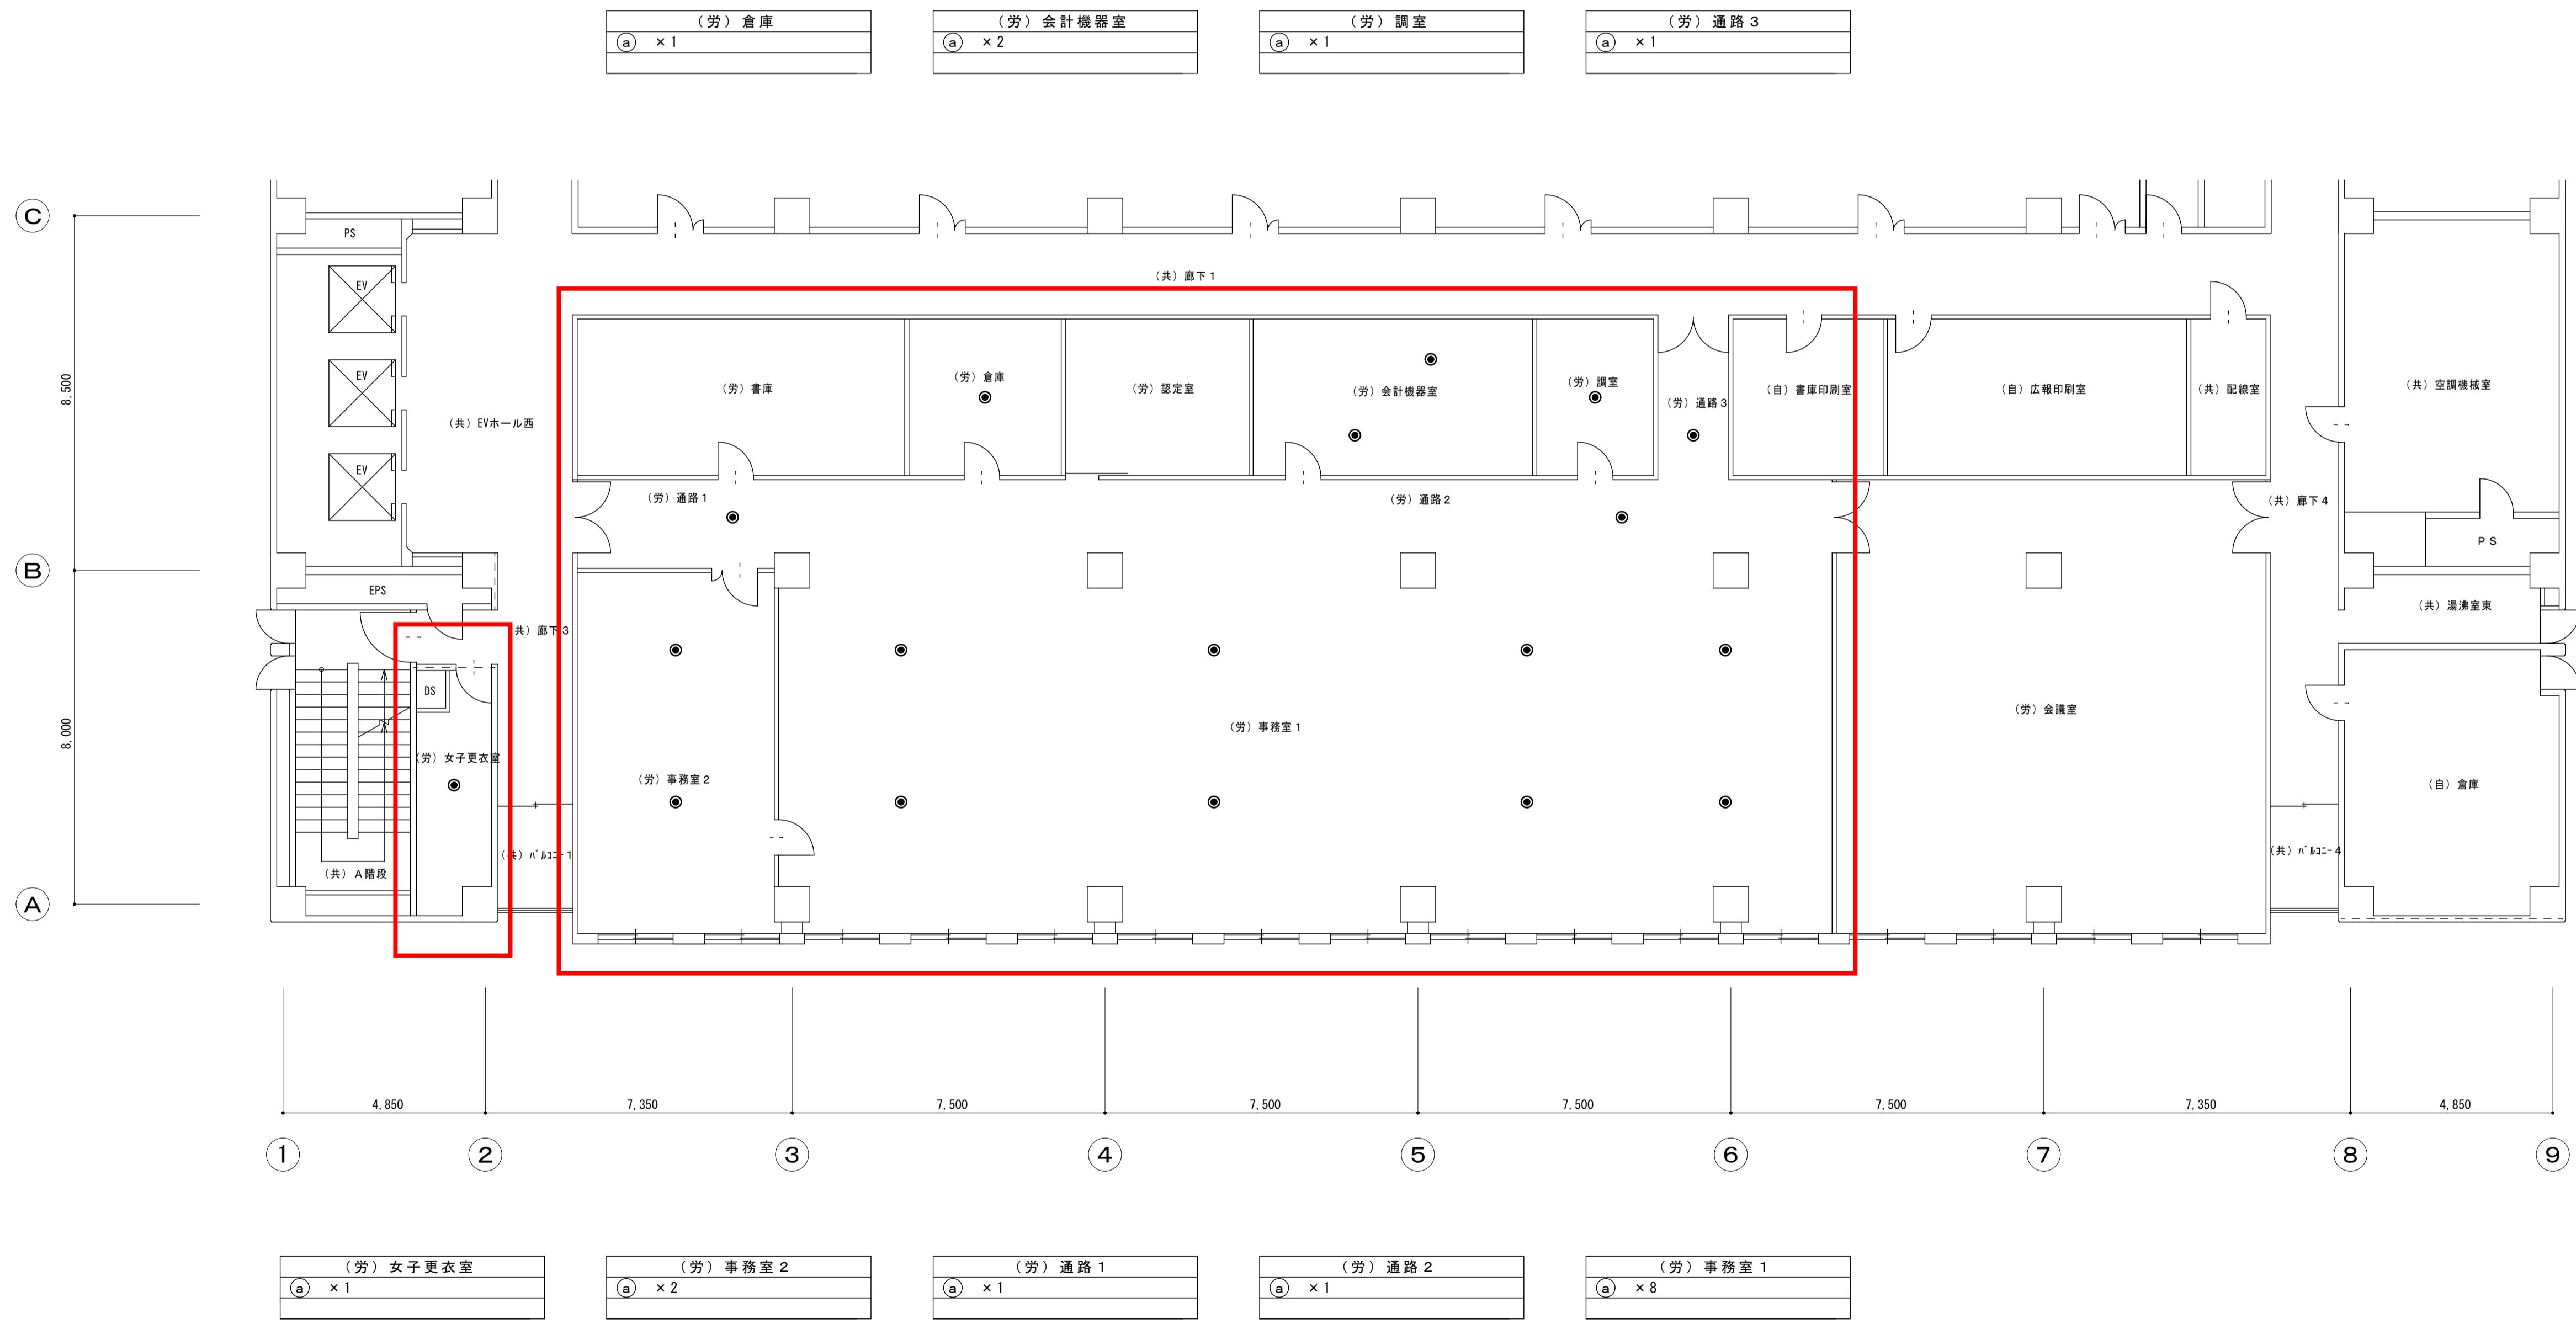

赤枠内を施工範囲とする。

原設計図	工事名	金沢労働基準監督署 専用部 照明 L E D 化工事	図面番号	3
	図面内容	改修図 非常用照明プロット図		E
	調整者		縮尺	A1 1/100 A3 1/200